


图例	说明
DM	电导率空气管道
RA	单扇平开门
CZ	空气控制面
QXG	箱体组
YPG	不带箱体组
NS2	吊钩

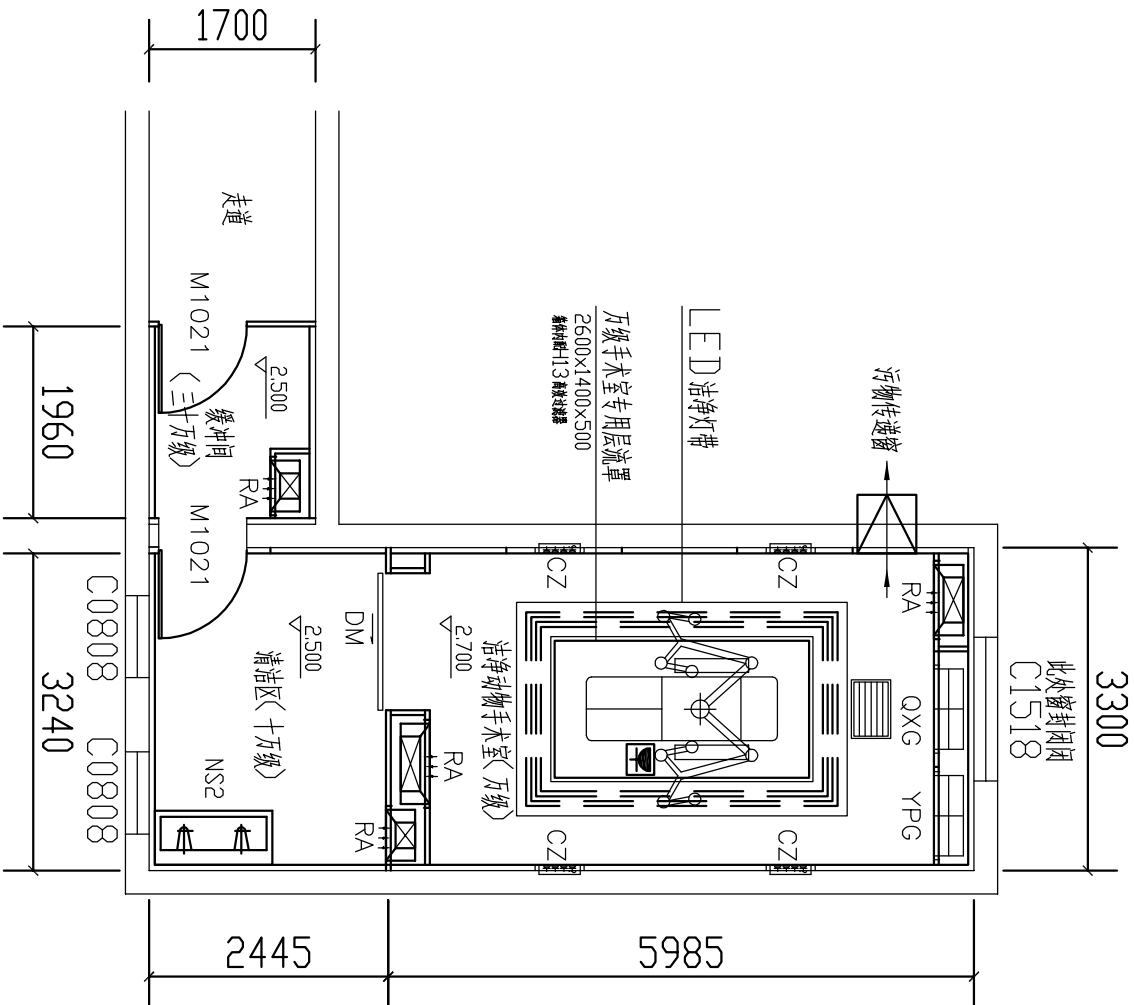

图例说明

图例与编号	代表意义	规格尺寸	备注
DM	电导率空气管道	1300*2100毫米	聚四氟乙烯, 带过滤器, 带集液
RA	单扇平开门	900*2100毫米	洁净钢门, 带观察窗
CZ	空气控制面	非标定制	透明玻璃及显示, 带温度表
QXG	箱体组	4*220V/10A	SUS304
YPG	不带箱体组	900*1300*400毫米	SUS304
NS2	吊钩	900*400	铸铝
NS2	吊钩底座	600*600*600	SUS304
NS2	吊钩底座	1200*600*850	SUS304
NS2	吊钩底座	220V/10A	

说明: 墙板及吊顶板采用50mm手工玻纤岩棉彩钢板, 手术室吊顶高度2.8m, 其余吊顶高度2.5米。刷手池采用304不锈钢, 斜边圆角设计, 双人位, 带皂液器, 感应龙头, 带下藏式热水器。电动感应气密式移门, 所有门上带观察窗。清洁区靠南侧外墙窗与等大的密闭窗。地面采用2.0mm同质感地坪, 防静电, 自带防静电。组合式恒温空气处理机组放置在屋面, 需考虑结构加固及室外防雨。

审定	项目负责人	设计	南通大学	比例	A4 1:100
审核	专业负责	工程名称	动物中心动物手术室	图号	JJ-01
设计	设计	图内	手术室平面图	专业	方案图
				日期	20151023